


Województwo: śląskie
 Powiat: pszczyński
 Jednostka ewidencyjna: 241003_2, Miedzna
 Obręb: 0006, Wola
 Arkusz: 3

MAPA ZASADNICZA
 SKALA 1:500



Ne wykłucz się istnienia w terenie innych nie wskazanych na niniejszej mapie urządzeń podziemnych, które nie były zgłoszone do inwentaryzacji, lub o których brak jest informacji branżowych.

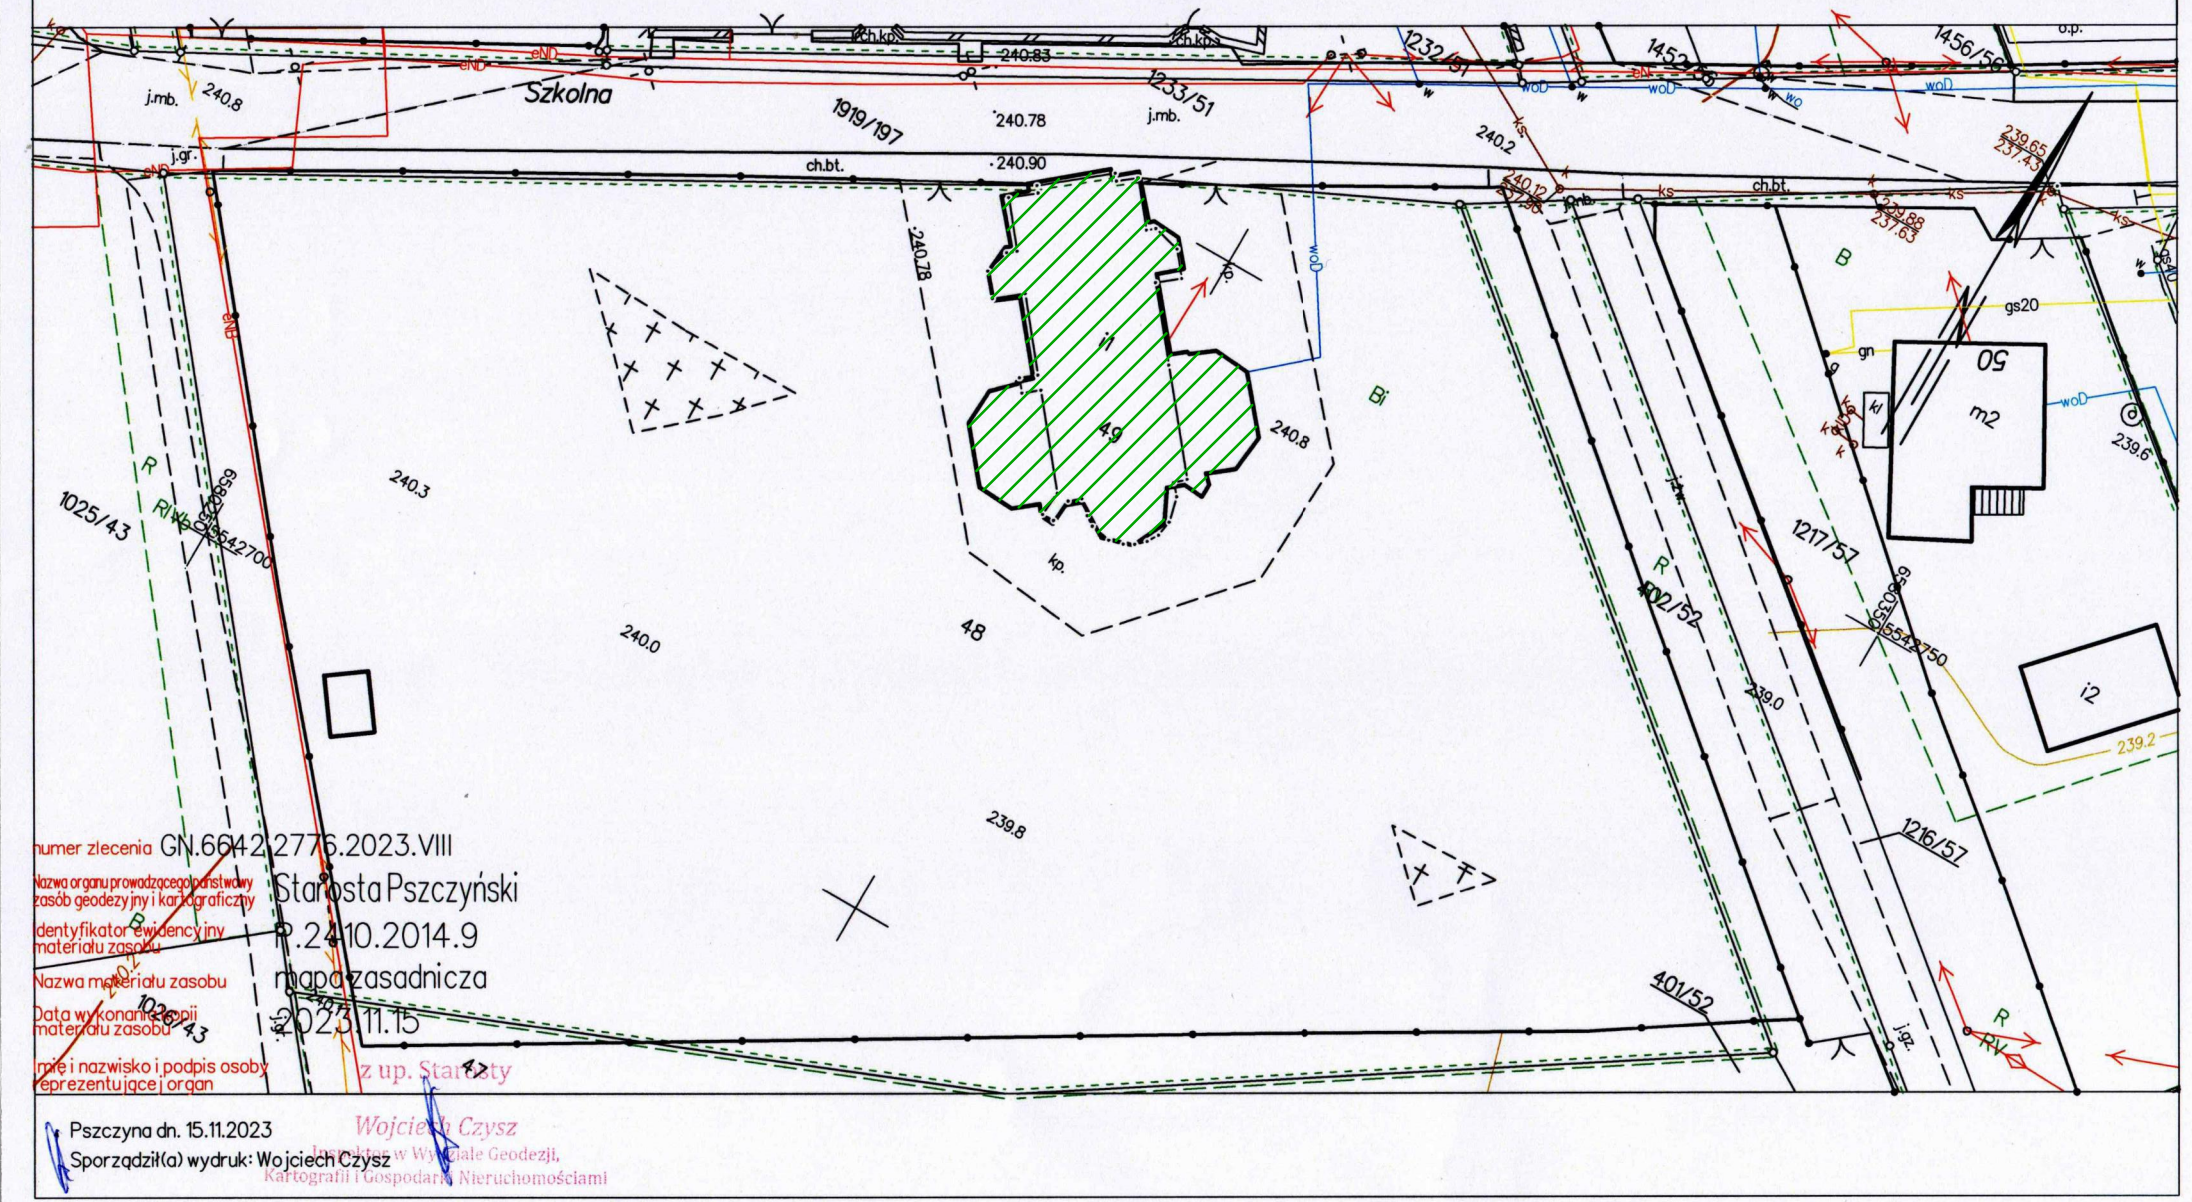


numer zlecenia GN.6642.2776.2023.VIII
 Nazwa organu prowadzącego państwowy zasób geodezyjny i kartograficzny Starosta Pszczyński
 identyfikator ewidencyjny materiału zasobu P.2410.2014.9
 Nazwa materiału zasobu mapa zasadnicza
 Data wykonania kopii materiału zasobu 2023.11.15
 imię i nazwisko i podpis osoby reprezentującej organ z up. Starosta

Pszczyna dn. 15.11.2023
 Sporządził(a) wydruk: Wojciech Czysz
 Inspektor w Wydziale Geodezji, Kartografii i Gospodarstwie Nieruchomościami

LEGENDA:

-  - zakres pozwolenia na budowę
-  - istniejące przyłącze napowietrzne

TEMAT: ROZBUDOWA I PRZEBUDOWA WEWNĘTRZNEJ INSTALACJI ELEKTRYCZNEJ I OŚWIETLENIOWEJ W KOŚCIELE W WOLI		 ELEKTROSTYL-2 43-140 Łędziny ul. Górnicza 3	
ADRES: Kościół św. Urbana Papieża i Męczennika w Woli ul. Szkolna 29		STRONA.	
INWESTOR: Rzymskokatolicka Parafia św. Urbana Papieża i Męczennika w Woli		NR RYS.	
PROJEKTOWAŁ: mgr inż. Tomasz Łaźniowski	UPR.: SLK/0724/PWOE/05	DATA: 01.2024	E-04
SPRAWDZIŁ: mgr inż. Tomasz Kasperek	UPR.: 399/01	PROJEKT ARCH-BUDOWLANY	
TREŚĆ RYSUNKU: Plan sytuacyjny		SKALA: 1:500	